

KOPIA

Województwo: kujawsko-pomorskie
Powiat: inowrocławski
Jednostka ewidencyjna: Inowrocław-M
Obręb: 0003, Inowrocław Obr.3
Arkusz: 620
Działka: 1/5

MAPA DO CELÓW PROJEKTOWYCH
SKALA 1:500

Ks. rob. 32/02/16
ID 6640.521.2016

Układ współrzędnych "2000"
Układ odniesienia "Amsterdam"

Mapa wykonana bez ustalenia służebności gruntowych. Stan na dzień 17.03.2016.


WYKONAWCA:

STAROSTA INOWROCŁAWSKI
Poświadczam, że niniejszy dokument został opracowany w wyniku prac geodezyjnych i kartograficznych, których rezultaty zawiera aparat techniczny wpisany do ewidencji materiałów państwowego zasobu geodezyjnego i kartograficznego.
25.03.2016
Data wykonania opartu technicznego do ewidencji materiałów zasobu
Inię, nazwisko i podpis osoby reprezentującej organ

z up. STAROSTY
Tomasz Gruszczyński
PODINSPEKTOR
w Wydziale Geodezji, Kartografii
Katastru i Gospodarki Nieruchomościami

GEODETA UPRAWNIONY
inż. Andrzej Biedrzycki
upraw. 20805

USŁUGI GEODEZYJNO-KARTOGRAFICZNE
inż. Andrzej Biedrzycki
ul. Roosevelta 29, 88-100 Inowrocław
tel. 52/355 16 99, tel. kom. 509 589 174
NIP 556-103-51-97 REGON 093191230

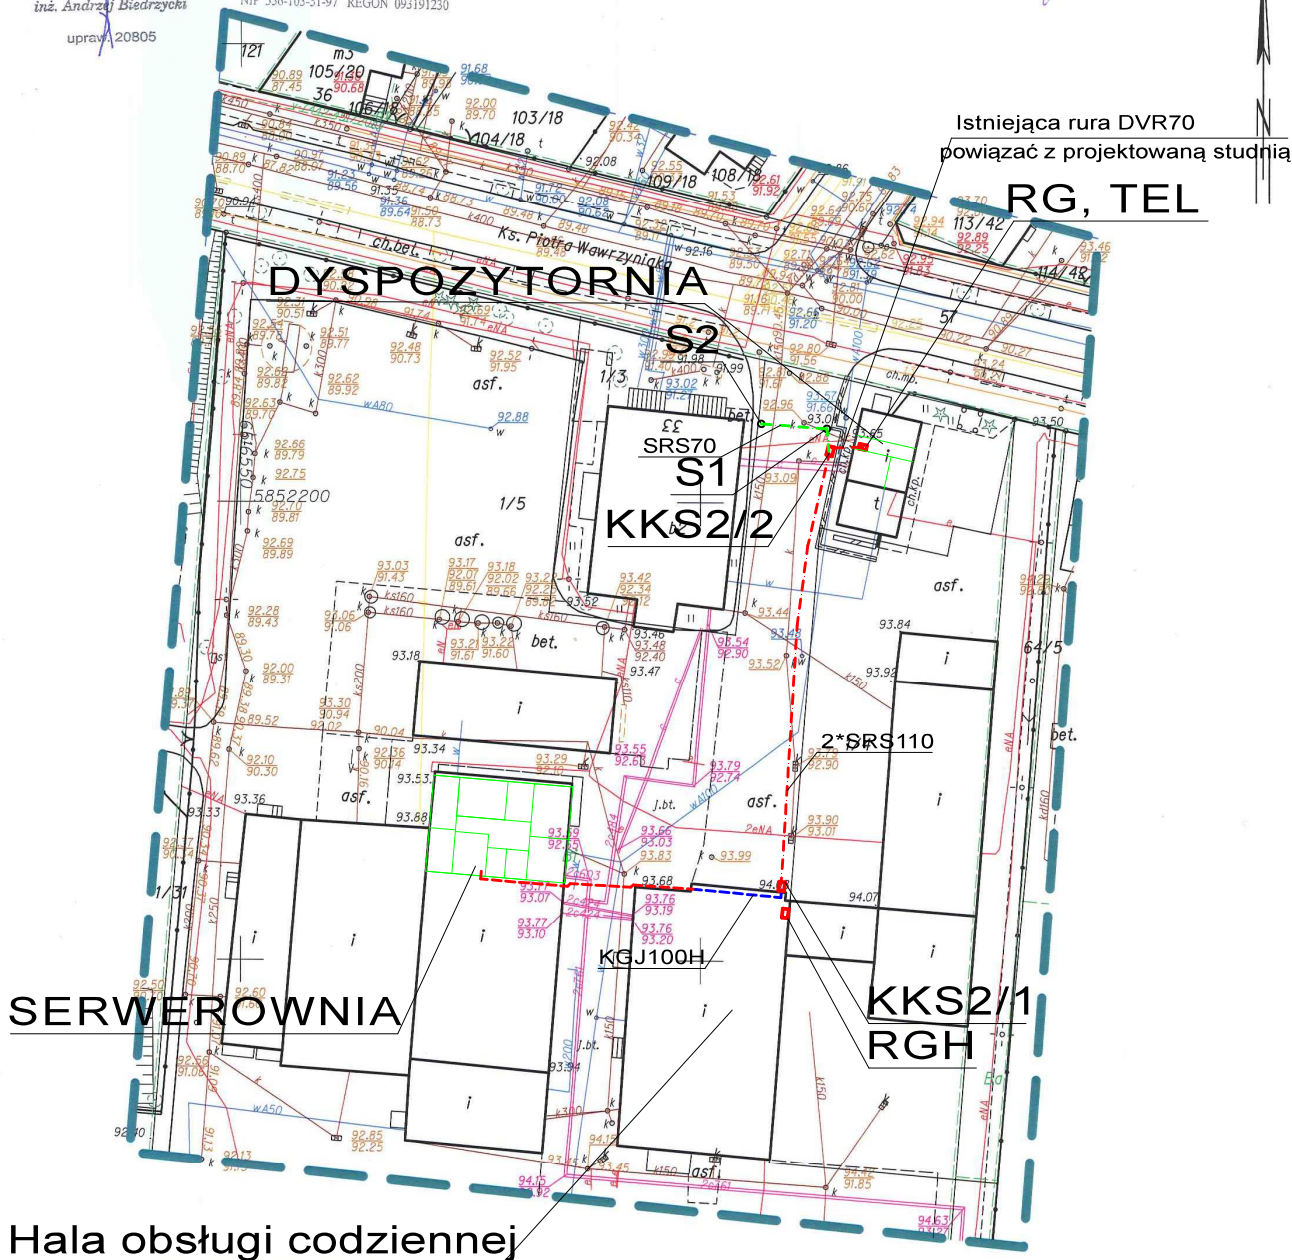

Zastrzega się, że opracowana mapa może nie zawierać pełnej informacji o przebiegu przewodów podziemnych, których z powodu braku danych z instytucji branżowych oraz stosowanych metod pomiaru ujawnienie jest niemożliwe

Opis oznaczeń:

- projektowana rura osłonowa typu 2*SRS110 koloru niebieskiego
- Projektowana rura osłonowa typu SRS70 koloru niebieskiego
- istniejąca trasa kablowa
- projektowana trasa kablowa BAKS typu KGJ100H, na szerokości hali obsługi codziennej
- RGH – istniejąca rozdzielnica w hali obsługi codziennej
- RG – istniejąca rozdzielnica w budynku dyspozytorni
- KKS2 – studnia kablowa Vesimontor typu KKS2 z polietylenu, obciążalność 40 ton
- TEL – dwie szafy 19" teletechniczne
- S1, S2 – istniejące szlabany wjazdowe

Zakład Techniki Energetycznej Maciej Graczyk			
Tytuł opracowania: <i>Modernizacja sieci zasilającej i telefonicznej do dyspozytorni.</i>		Inwestor: Miejskie Przedsiębiorstwo Komunikacyjne ul. Ks. P. Wawrzyniaka 33 88-100 Inowrocław	
Tytuł rysunku: <i>Trasa sieci zasilającej i telefonicznej do Dyspozytorni</i>		Adres: ul. Ks. P. Wawrzyniaka 33 88-100 Inowrocław	
Projektant: mgr inż. Maciej Graczyk <small>mgr inż. do prz. w spec. instalacyjny w zakresie sieci zasilającej i rozdzielnic elektrycznych i elektroenergetycznych ze zwłok. opr. 8118-7462-9199</small>	Podpis:	Data: 04.04.2016r	Skala: 1:500 Nr rys.: 1